

Na mapie do celów projektowych wykazano następujące uzgodnione przez ZUDP projekty sieci uzbrojenia terenu  
- ks,co,e- 5246/2005

Granice i nr działek ewidencyjnych według danych PDDGIK w Koszalinie z dnia: 24-08-2012r.  
Dane dotyczące granic nie spełniają obowiązujących przepisów rozporządzenia MRRIIB w sprawie ewidencji gruntów i budynków

Aktualność ZUD na dzień 24-08-2012r.

Informacje dotyczące typu nośnika oraz zawartości nośnika z danymi cyfrowymi  
1. Typ nośnika:  
2. Zawartość: 217-4\_2012.DXF 1.44 MB dn 30-08-2012r.

Informacje dodatkowe:  
1. Zakres pomiaru:  
2. Redakcja znaków zgodna z instrukcją techniczną K-1 (1979) / K1 (Podstawowa Mapa Kraju z 1998r.)  
3. Stopień kartometryczności mapy do celów projektowych jest zgodny z przepisami instrukcji technicznej K1 (1979) / K-1 (Podstawowa Mapa Kraju z 1998r.)  
4. Wszystkie trwałe obiekty podlegają wytyczeniu przez jednostkę wykonawstwa geodezyjnego  
5. Nie wyklucza się istnienia w terenie również uzbrojenia, o którym brak było informacji branżowych i nie zostało odnalezione w czasie inwentaryzacji geodezyjnej

Rejestracja:  
Uzbrojenie opracowano na podstawie  
1. Danych branżowych ? z literą B  
2. Pośredniego ustalenia przebiegu aparaturą elektromagnetyczną ? z literą A  
3. Bezpośrednich pomiarów powykonawczych ? bez litery

W związku z tym w częściach 1 i 2 nie gwarantuje się kompletności, a dokładność położenia uzbrojenia na mapie może być niższa od dokładności kartometrycznej mapy.

Aktualność mapy do celów projektowych na dzień 24-08-2012

Kierownik jednostki wykonawstwa geodezyjnego

A-B-C-D-E-F-G-H-I GRANICE OPRACOWANIA  
A-B-C-D-J-K-G-H-I GRANICE NOWEGO WYGRODZENIA TERENU

- ZR3i  
ZR4i  
ZRg  
KZ  
Wt  
E  
TE
- ISTNIEJĄCY OSADNIK DO ADAPTACJI NA ZBIORNIK RETENCYJNY 3.  
ISTNIEJĄCY OSADNIK DO ADAPTACJI NA ZBIORNIK RETENCYJNY 4.  
PROJ. ZBIORNIK REAGENTA Z TACĄ  
KOMORA ZASUW  
WIATA  
KONTENER ENERGETYCZNY  
ISTNIEJĄCA TRAFOSTACJA ENERGETYCZNA DO ADAPTACJI  
OBIEKTY PRZEZNACZONE DO ROZBIÓRKI
- PROJ. DROGA WEWNĘTRZNA NA TERENIE OCZYSZCZALNI WG PROJEKTU BRANŻOWEGO
- Strona ..... 501 .....

PROJ. OGRODZENIE


Zapiniowana pod względem zgodności z przepisami bezpieczeństwa i higieny pracy oraz wymaganiami ergonomii:  
 bez zastrzeżeń  
 z zastrzeżeniami wymienionymi w opinii  
Data: 21.11.2012 Lp. opinii: 23/12  
RZECZOZNAWCA D/S BEZPIECZEŃSTWA I HIGIENY PRACY  
inż. Zbigniew Nering  
Uprawn. GIP nr 026/97 w grupach 1.1, 1.2, 1.3, 1.4, 2.5  
75-453 Koszalin, ul. Śniadeckiego 3/4, tel. (094) 452838 out. sekr.

RZECZOZNAWCA DO SPRAW ZAPIECZEŃ PRZECIWOPOŻAROWYCH  
mgr Andrzej Priadka  
Uprawn. Nr 136/93  
Koszalin, dn. 21.11.2012 Nr rej. 43/5/12  
Zgodność projektu z wymaganiami ochrony przeciwpożarowej  
STWIERDZAM  
bez uwag z uwagami

oryginał uzgodnień znajduje się w terenie nr 15/1, rys. nr 1

NAZWA ZAMÓWIENIA: BUDOWA KANALIZACJI SANITARNEJ W GMINIE SIANÓW-KANALIZACJA ZACHÓD			
INWESTOR GMINA SIANÓW UL. ARMII POLSKIEJ 30, 76-004 SIANÓW			
TREŚĆ RYSUNKU PROJEKT ZABUDOWY I ZAGOSPODAROWANIA TERENU BUDOWY PRZEPOMPOWNI CENTRALNEJ W MIEJSCOWOŚCI SIANÓW OBIEKTY			STADIUM PB
PROJEKTOWAŁ mgr inż. arch. Andrzej Tyszecki			NR UMOWY GKAP- -272.2.20.2011
SPRAWDZIŁ mgr inż. arch. Agnieszka Marciniak			DATA 10.2012.
PROJEKT PB PRZEPOMPOWNI CENTRALNEJ W MIEJSCOWOŚCI SIANÓW			SKALA 1:500 NR RYSUNKU 1

5.218.31.23.2.4

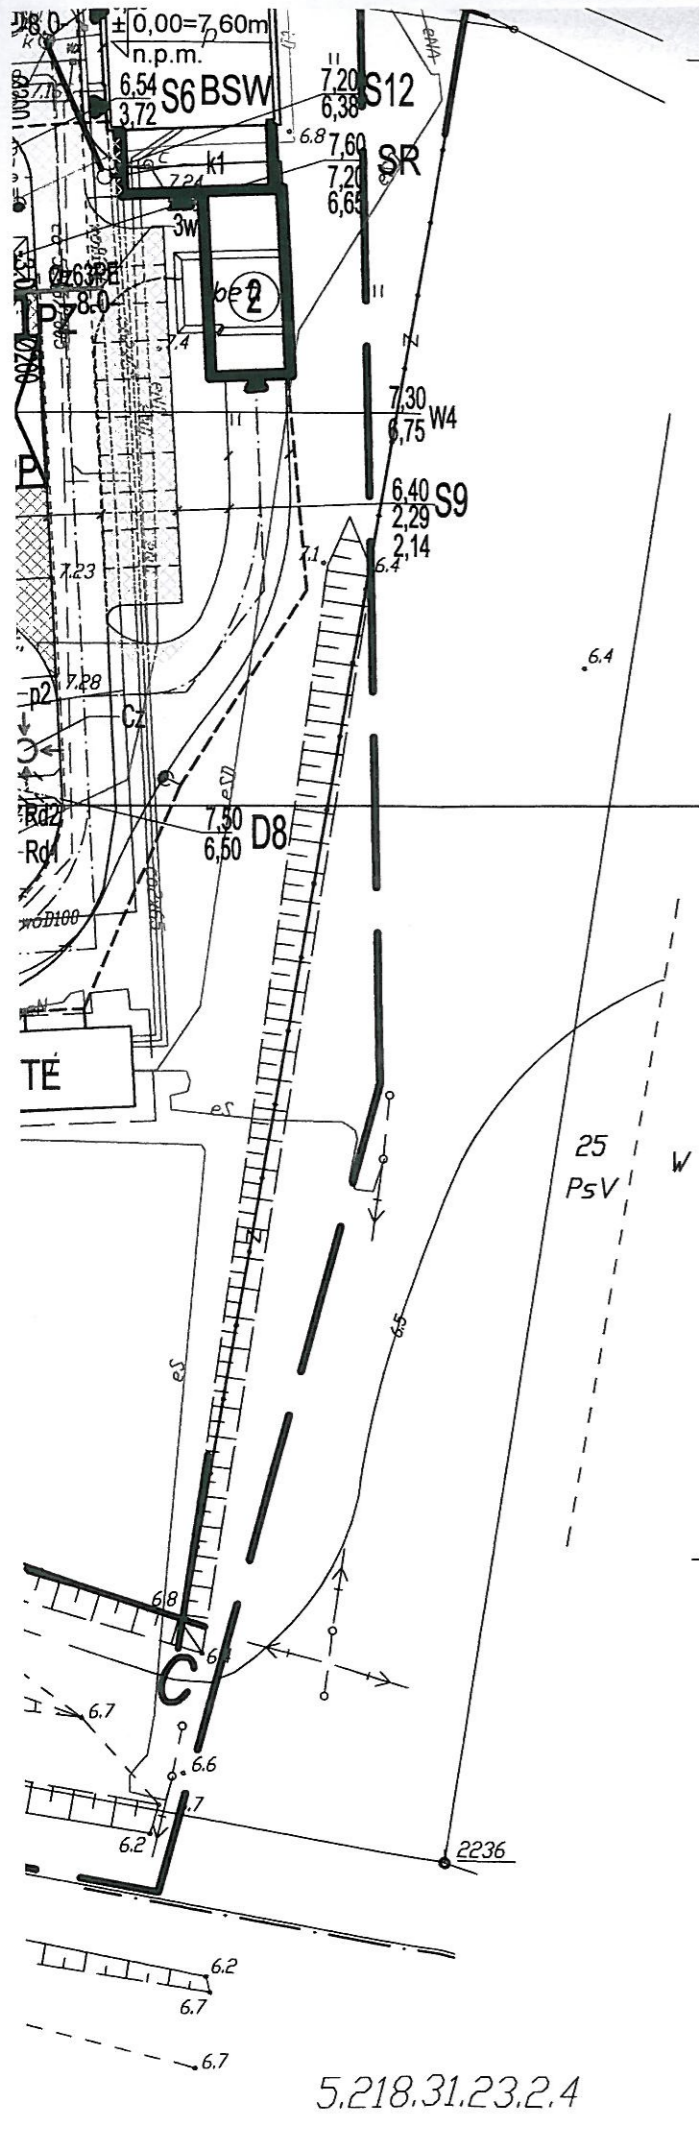

5.218.31.23.2.4

następujące uzgodnione przez ZUDP projekty sieci uzbrojenia terenu:

- ks.co,e- 5246/2005

według danych PDDGK w Koszalinie z dnia: 24-08-2012r.  
Dane dotyczące granic nie spełniają obowiązujących przepisów rozporządzenia MRRiB w sprawie ewidencji gruntów i budynków

Aktualność ZUD na dzień 24-08-2012r.

Informacje dotyczące typu nośnika oraz zawartości nośnika z danymi cyfrowymi

1. Typ nośnika:
2. Zawartość: 217-4\_2012.DXF 1.44 MB dn 30-08-2012r.

Informacje dodatkowe:

1. Zakres pomiaru:
2. Redakcja znaków zgodna z instrukcją techniczną K-1 (1979) / K1 (Podstawowa Mapa Kraju z 1998r.)
3. Stopień kartometryczności mapy do celów projektowych jest zgodny z przepisami instrukcji technicznej K1 (1979) / K-1 (Podstawowa Mapa Kraju z 1998r.)
4. Wszystkie trwałe obiekty podlegają wytyczeniu przez jednostkę wykonawstwa geodezyjnego
5. Nie wyklucza się istnienia w terenie również uzbrojenia, o którym brak było informacji branżowych i nie zostało odnalezione w czasie inwentaryzacji geodezyjnej

Rejestracja:

Uzbrojenie opracowano na podstawie

1. Danych branżowych ? z literą B
2. Pośredniego ustalenia przebiegu aparatura elektromagnetyczną ? z literą A
3. Bezpośrednich pomiarów powykonawczych ? bez litery

W związku z tym w częściach 1 i 2 nie gwarantuje się kompletności, a dokładność położenia uzbrojenia na mapie może być niższa od dokładności kartometrycznej mapy.

Aktualność mapy do celów projektowych na dzień 24-08-2012

Kierownik jednostki wykonawstwa geodezyjnego

A-B-C-D-E-F-G-H-I GRANICE OPRACOWANIA  
A-B-C-D-J-K-G-H-I GRANICE NOWEGO WYGRODZENIA TERENU

Zoapiniowana pod względem zgodności z przepisami bezpieczeństwa i higieny pracy oraz wymaganiami ergonomii:  
 bez zastrzeżeń  
 z zastrzeżeniami wymienionymi w opinii  
Data 12.11.2012 Lp. opinii 23/12  
RZECZOZNAWCA D/S BEZPIECZEŃSTWA I HIGIENY PRACY

inż. *Zbigniew Nering*  
Uprawn. GIP nr 026/97 w grupach 1.1, 1.2, 1.3, 1.4, 2.5  
75-453 Koszalin, ul. Śniadeckiego 3/4, tel. (094) 452838 out. sekt.

RZECZOZNAWCA DO SPRAW ZABEZPIECZEN PRZECIWPÓŻAROWYCH

*mgr Andrzej Rydzka*  
Uprawn. Nr 136/93  
Koszalin, dn. 21.11.2012 Nr rej. 43/2012  
Zgodność projektu z wymaganiami ochrony przeciwpożarowej  
**STWIERDZAM**  
bez uwag z uwagami:

*oryginał uzgodnień  
znajduje się w terenie  
nr 15/12, rys nr 1*

- KP PROJ. KOMORA POMIAROWA
- CZ PROJ. CZERPNI POWIETRZA
- SDo PROJ. STUDNIA DOZOWANIA REAGENTA
- BSW PROJ. BUDYNEK SOCJALNO-WARSZTATOWY
- KB PROJ. KRATA BĘBNOWA
- Pi ISTNIEJĄCY PIASKOWNIK DO ADAPTACJI
- ZP PROJ. ZGARNIACZ PIASKU
- PZ PROJ. STACJA ZLEWCZA
- PP PROJ. PŁYTA POSTOJOWA
- ZR1 PROJ. ZBIORNIK RETENCYJNY 1.
- ZR2 PROJ. ZBIORNIK RETENCYJNY 2.
- ZR3i ISTNIEJĄCY OSADNIK DO ADAPTACJI NA ZBIORNIK RETENCYJNY 3.
- ZR4i ISTNIEJĄCY OSADNIK DO ADAPTACJI NA ZBIORNIK RETENCYJNY 4.
- ZRg PROJ. ZBIORNIK REAGENTA Z TACĄ
- KZ KOMORA ZASUW
- Wt WIATA
- E KONTENER ENERGETYCZNY
- TE ISTNIEJĄCA TRAFOSTACJA ENERGETYCZNA DO ADAPTACJI
- OBIEKTY PRZEZNACZONE DO ROZBIÓRKI
- PROJ. DROGA WEWNĘTRZNA NA TERENIE OCZYSZCZALNI WG PROJEKTU BRANŻOWEGO
- PROJ. OPRAWA OŚWIETLENIOWA
- PROJ. OGRODZENIE

Strona 902


OBIEKTY DO LIKWIDACJI:

- ① BUDYNEK KRATY RĘCZNEJ
- ② OSŁONA ŚMIETNIKOWA
- ③ ZŁOŻE BIOLOGICZNE
- ④ POMPOWNI ŚCIEKÓW I OSADU
- ⑤ LABIRYNTOWY CHLORATOR
- ⑥ ZBIORNIK OSADU
- ⑦ WYDZIELONA KOMORA FERMENTACYJNA OTWARTA (WKFo)
- ⑧ WYDZIELONA KOMORA FERMENTACYJNA OTWARTA (WKFo)
- ⑨ MAGAZYN WAPNA
- ⑩ POLETKA OSADOWE
- ⑪ SKŁADOWISKO PIASKU
- ⑫ PUNKT POMIAROWY

NAZWA ZAMÓWIENIA: BUDOWA KANALIZACJI SANITARNEJ W GMINIE SIANÓW-KANALIZACJA ZACHÓD			
INWESTOR GMINA SIANÓW UL. ARMII POLSKIEJ 30, 76-004 SIANÓW			
TREŚĆ RYSUNKU PROJEKT ZABUDOWY I ZAGOSPODAROWANIA TERENU BUDOWY PRZEPOMPOWNI CENTRALNEJ W MIEJSCOWOŚCI SIANÓW			STADIUM PB
PROJEKTOWAŁ inż. Janusz Witanowski	NR UPRAWNIENIA A/PNE/8300/131/80	SPRAWDZIŁ mgr inż. Grzegorz Włoch	NR UMOWY GKAP- -272.2.20.2011
DATA 10.2012.		NR RYSUNKU 1	
SKALA 1:500			

# RZUT PARTERU

Skala 1:50

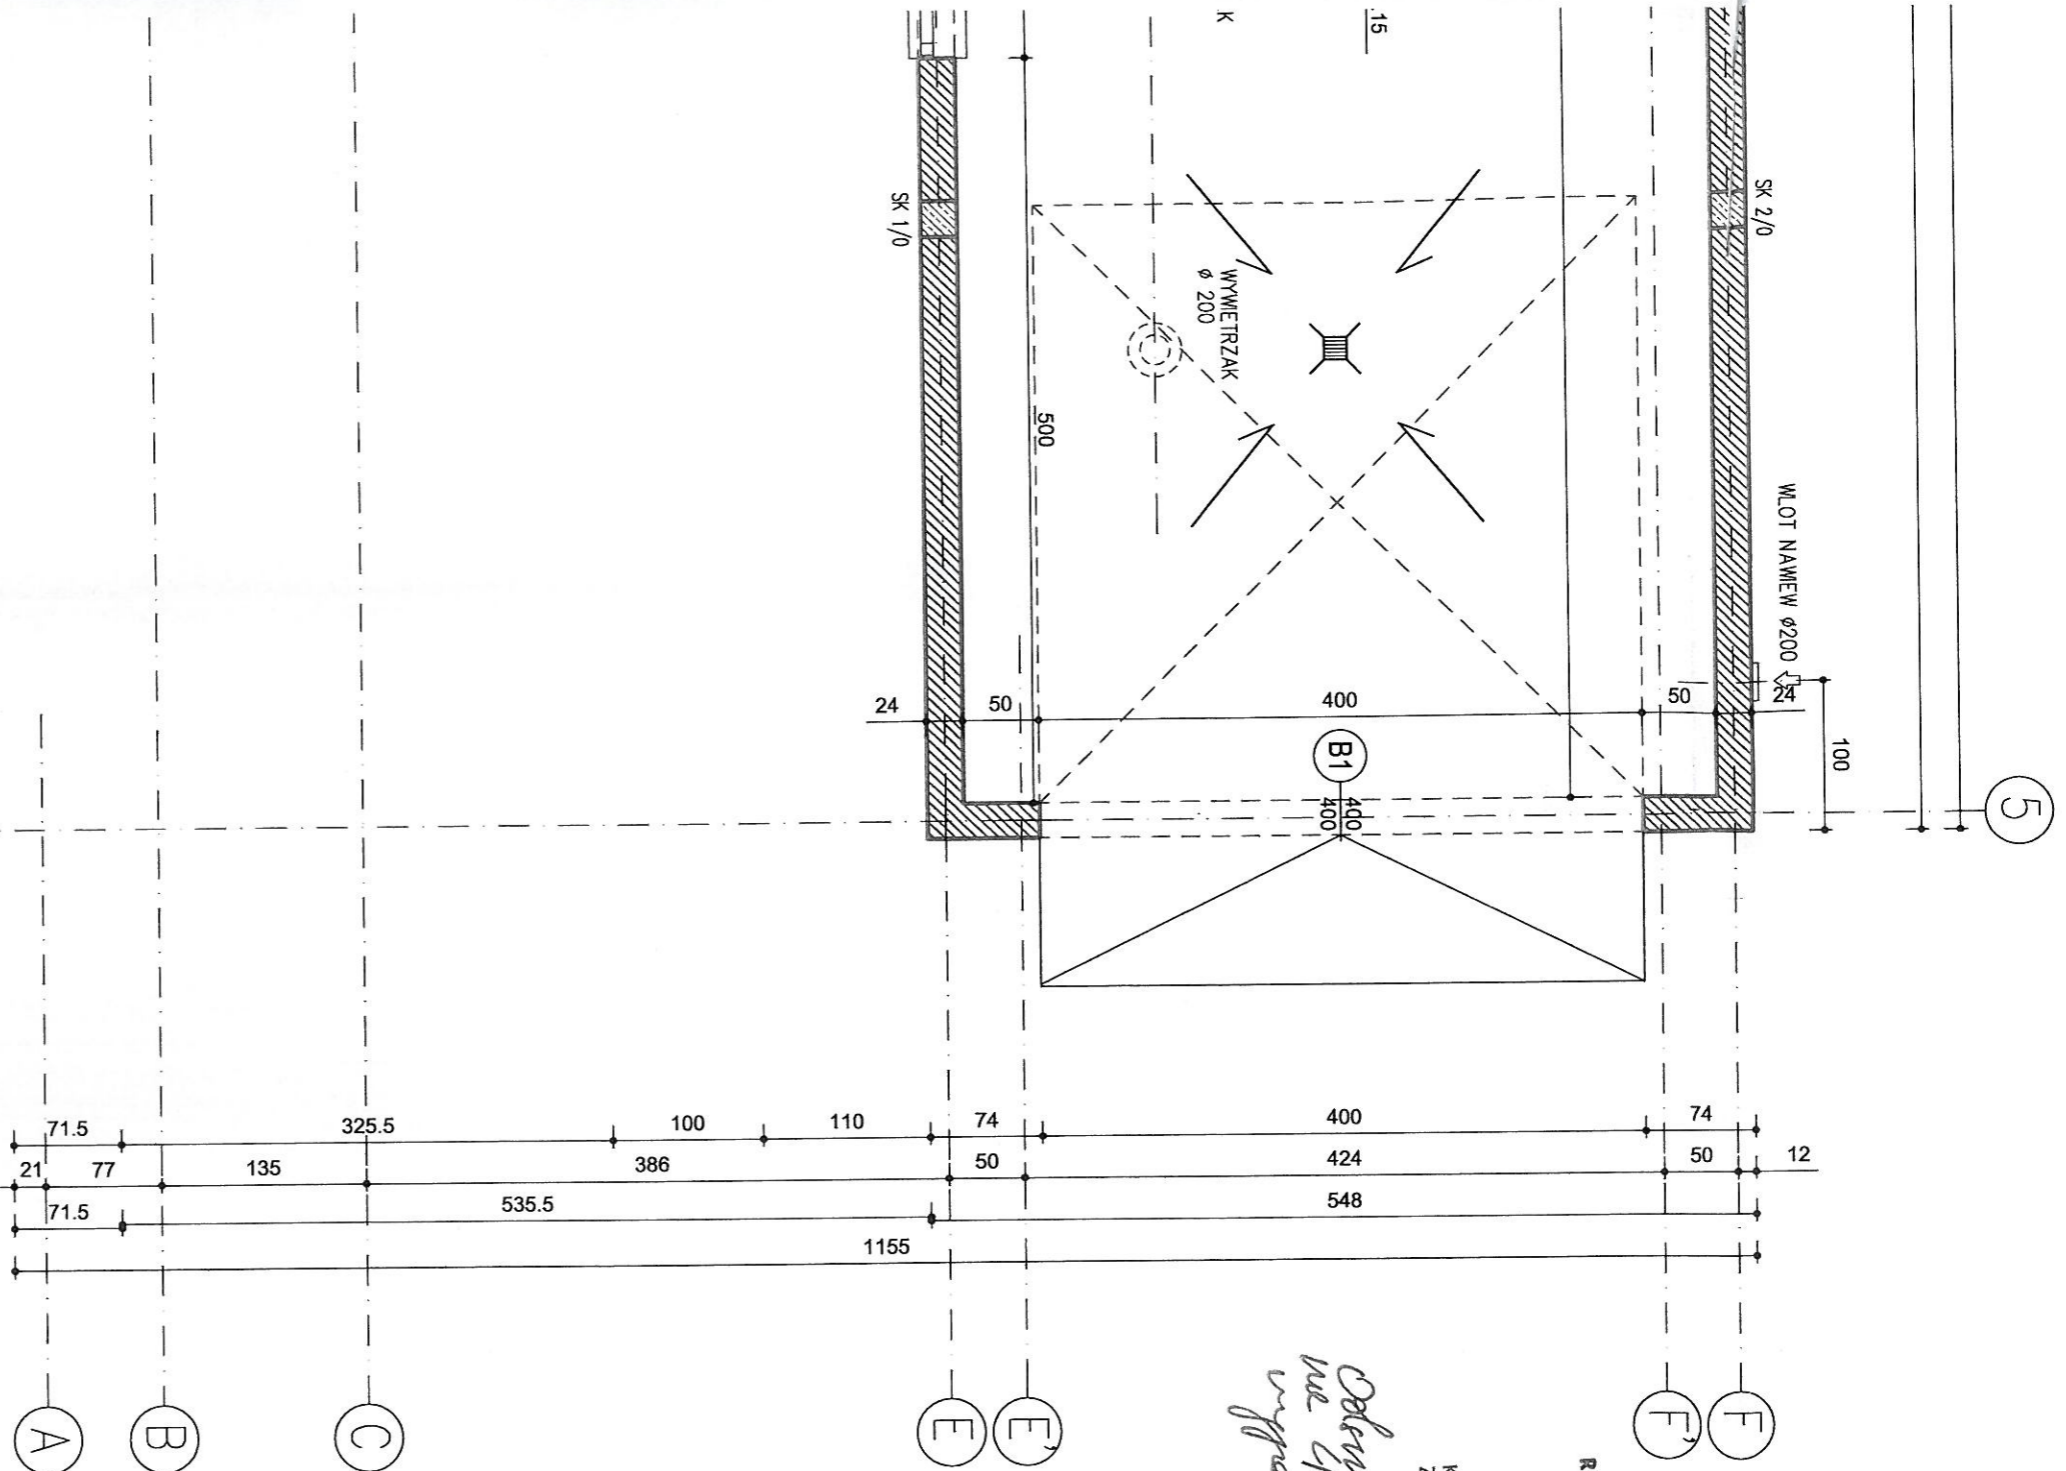

Zaplanowano pod względem zgodności z przepisami bezpieczeństwa i higieny pracy oraz wymaganiami ergonomii:  
 z zastrzeżeniem  
 z zastrzeżeniem  
 Data: 2012.03.12  
 RZECZOWNICWA U/S BUDOWLANIA I HIGIENY PRACY

inż. Andrzej Nering  
 Uprawn. GIP nr 026/97 w grupach 1.1, 1.2, 1.3, 1.4, 2.5  
 75-453 Koszalin, ul. Kłopotnicka 3/4, tel. (094) 752038 odd. sekt.

RZECZOWNICWA DO SPRAW Zabezpieczenia PRZEDWPOZARUNKOWYCH

mgr Andrzej Pradka  
 Inżynier Nr 15493

Koszalin, dn. 2012.03.12  
 Zgodność projektu z wymaganiami ochrony przeciwpożarowej  
 S T W I E R D Z A M

*Odczytano i nie ma uwag. Projektant wykonać w składowi.*  
*Original zgodnym z projektem nr 1513, nr 14*

- OZNACZENIA NA RYSUNKU:
- ściany do wymurowania
  - ściany do rozbiórki
  - ściany istniejące

ZESTAWIENIE POWIERZCHNI UŻYTKOWEJ		
NR	NAZWA POMIESZCZENIA	POW. [m <sup>2</sup> ]
0.1	KORYTARZ	2,30
0.2	MAGAZYN BHP	4,20
0.3	MAGAZYNEK	7,50
0.4	KORYTARZ	6,41
0.5	KIEROWNIK	21,16
0.6	JADALNIA	16,85
0.7	SZATNIA CZYSTA	15,60
0.8	PRZEDSIONEK	1,58
0.9	WC	1,68
0.10	UMYWALNIA	12,63
0.11	WC	1,24
0.12	SZATNIA BRUDNA	8,10
0.13	SZATNIA BRUDNA	7,44
0.14	PRZEDSIONEK	5,14
0.15	KŁATKA SCHOD.	4,57
0.16	KOTŁOWNIA	10,65
0.17	KORYTARZ	7,46
0.18	MAGAZYN	5,23
0.19	WARSZTAT	8,62
0.20	GARAŻ	60,50
	RAZEM	208,86

TYTUŁ RYSUNKU: BUDYNEK SOCJALNO-WARSZTATOWY RZUT PARTERU

PROJEKTOWAŁ: Inż. Inz. arch. Andrzej Tyśzecki

OPRACOWAŁ: \_\_\_\_\_

SPRAWDZIŁ: Inż. Inz. arch. Agnieszka Marchalik

PROJEKT: PB PRZEPOMPOWNI CENTRALNEJ W MIEJSCOWOŚCI SIANÓW

STADIUM: PB

DATA: 10.2012

SKALA: 1:50

NR RYSUNKU: A1