

ARKA 8
KARTA REZERWACJI I ZAŁOŻENIA
 DOKUMENTACJA PROJEKTOWA
 Nazwa projektu: BUDOWA KANALIZACJI SANITARNEJ W GMINIE SIANÓW - KANALIZACJA ZACHÓD
 Inwestor: GMINA SIANÓW, UL. ARMII POLSKIEJ 30, 76-004 SIANÓW
 Projektant: mgr inż. Justyna Kultrn, mgr inż. Grzegorz Wołch
 Skala: 1:500
 Data: 10.2012.
 Strona: 563

10-00(15-c-2)

gm. Sianów
 m. Koszalin I obr. 14
 I obr. Skwierzynka

KN16
 t324

łączy się z rurociągiem tłocznym ø280PE wg odrębnego opracowania - teznica nr 6/1

10-00(15-c-3)

m. Koszalin I obr. 14
 m. Koszalin I obr. 13

KS16
 5.00
 2.15


10-00(15-c-4)

t327
 t328
 t329
 t330

t325
 t326

m. Koszalin I obr. 14
 m. Koszalin I obr. 13

Załącznik Nr. 1 do pisma ZARZĄDU DRÓG MIEJSKICH w Koszalinie z dnia 15.01.2013, Nr. 164 k 302 310.2.02.17

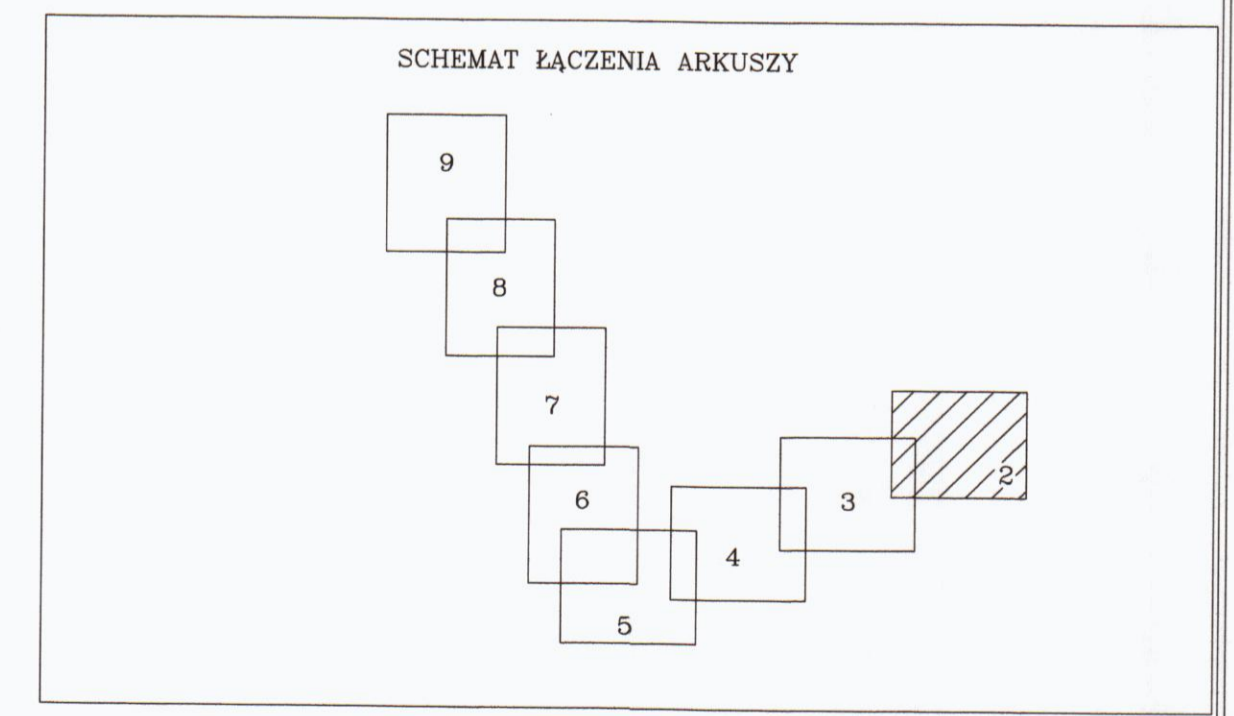

LEGENDA:

- KS PROJ. KANALIZACJA SANITARNA TŁOCZNA
- KN PROJ. KOLUMNA PEŁCZĄCO-SPUSTOWA DN600
- SR PROJ. KOLUMNA ODPOWIETRZAJĄCO-NAPOWIETRZAJĄCA DN600
- tZ PROJ. STUDNIA ROZPRĘŻNA
- PROJ. STUDNIA DN1200 Z ZASUWĄ DOZIEMNĄ DN250
- PROJ. KANALIZACJA SANIT. GRAWIT. NA TERENIE OŚ JAMNO

NAZWA ZADANIA: BUDOWA KANALIZACJI SANITARNEJ W GMINIE SIANÓW - KANALIZACJA ZACHÓD		INWESTOR: GMINA SIANÓW, UL. ARMII POLSKIEJ 30, 76-004 SIANÓW	
TYTUŁ: PROJEKT ZABUDOWY I ZAGOSPODAROWANIA TERENU BUDOWY SIECI KANALIZACJI SANITARNEJ TŁOCZNEJ OD GRANICY ADMINISTRACYJNEJ MIASTA KOSZALIN DO OCZYSZCZALNI ŚCIEKÓW JAMNO		STADIUM: PR	
PROJEKTOWAŁ: mgr inż. Justyna Kultrn	DATA: 10.2012.	OPRACOWAŁ: mgr inż. Grzegorz Wołch	DATA: 10.2012.
PROJEKT BUDOWLANY KANALIZACJI SANITARNEJ W GMINIE SIANÓW - KANALIZACJA ZACHÓD		SKALA: 1:500	NR RYSUNKU: 2