


EWK Rozdzielnica przepompowni
Złącze kablowe ZK-ZB/R/P-2
Bik instaluje Energa Operator

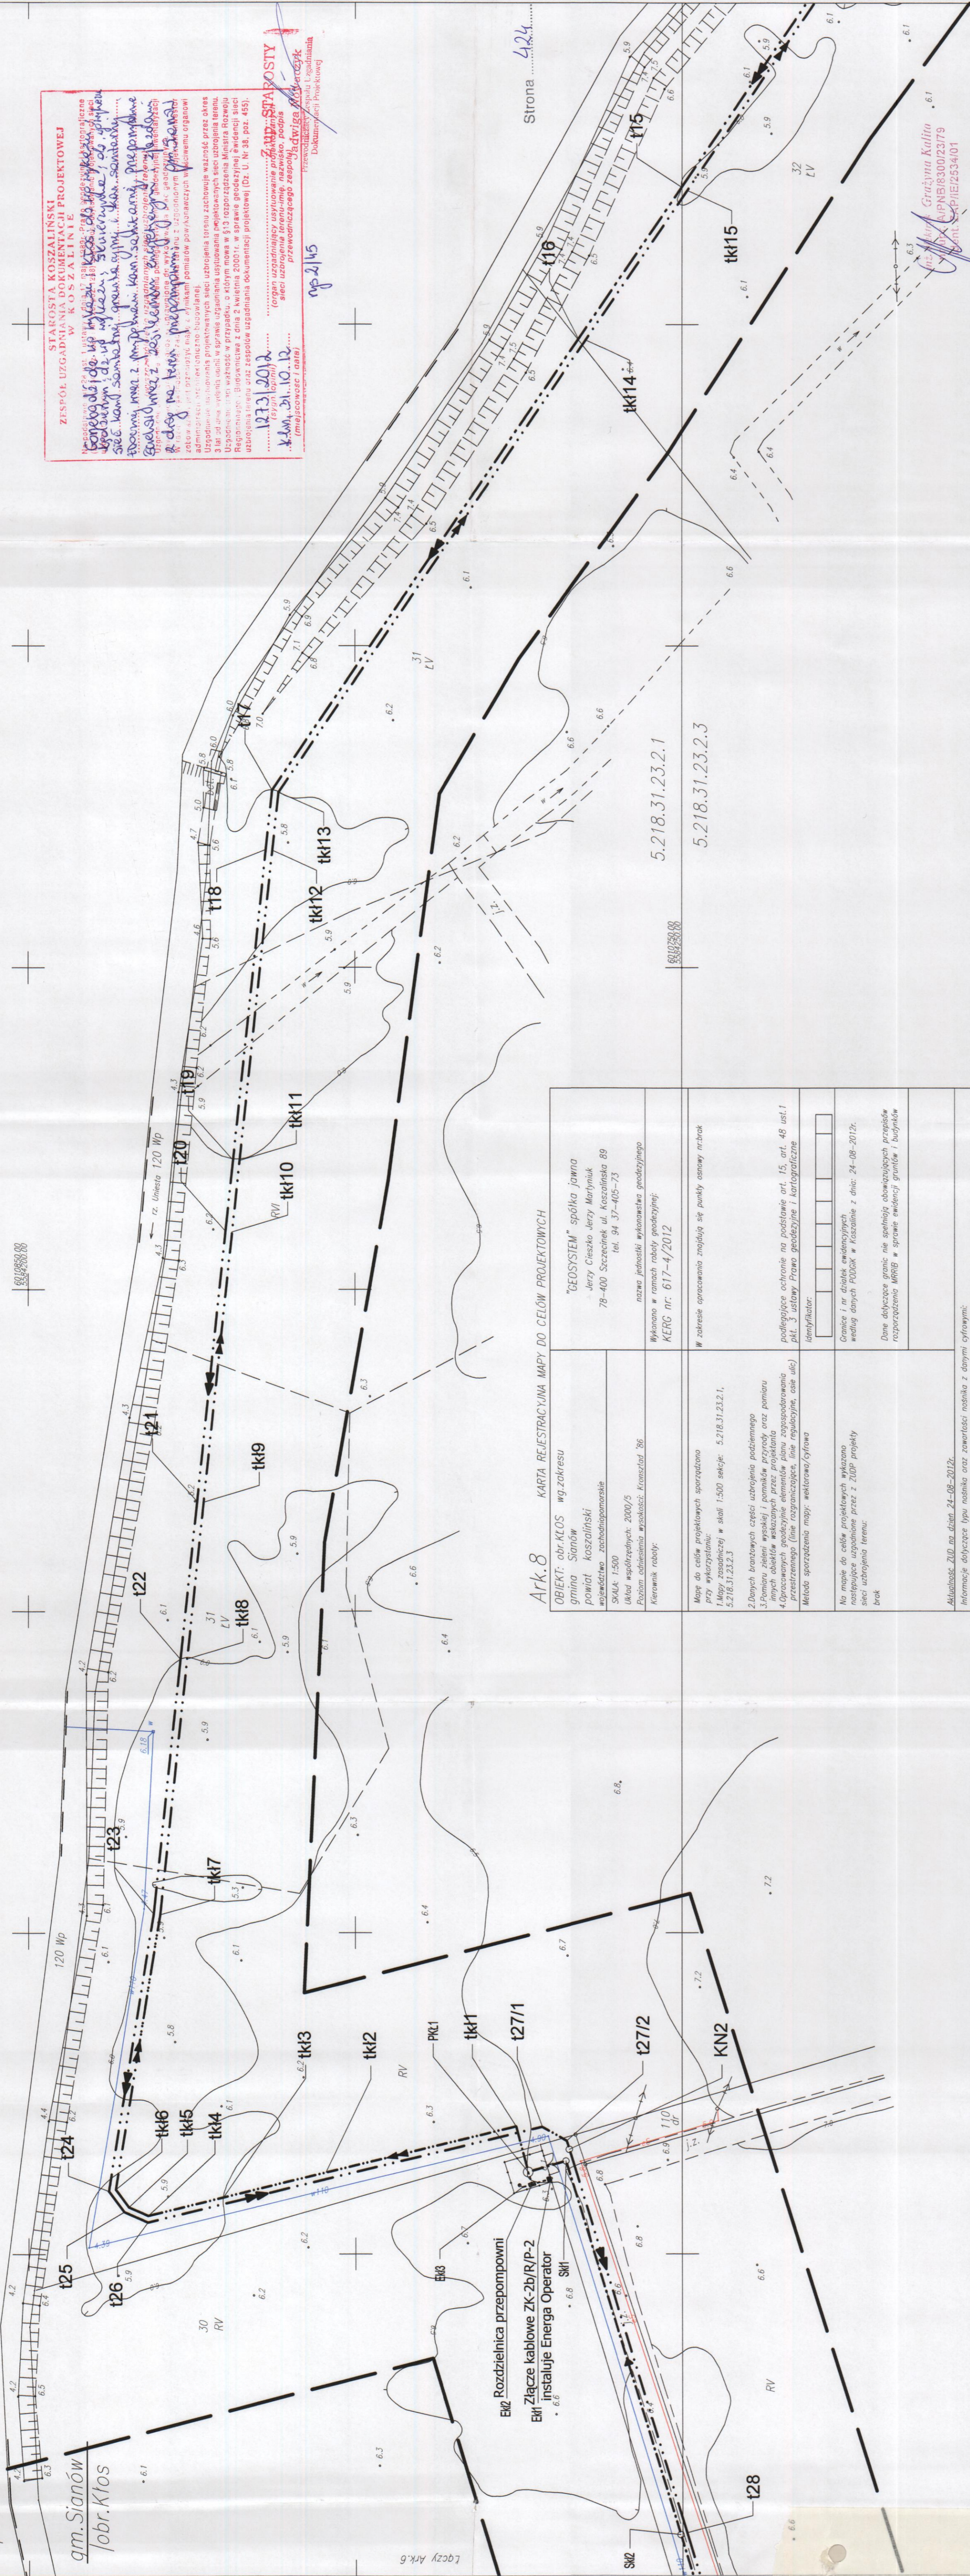

LEGENDA:

--- (solid line)	PROJ. KANALIZACJA SANITARNA TŁOCZNA
--- (dashed line)	PROJ. ZASILANIE ENERGETYCZNE
--- (dotted line)	PROJ. KANALIZACJA SANITARNA GRAWITACYJNA

NADZORCA PRACAMI: BUDOWA KANALIZACJI SANITARNEJ W GMINIE SIANÓW-KANALIZACJA ZACHOD	
INWESTOR: GMINA SIANÓW UL. ARMII POLSKIEJ 30, 76-004 SIANÓW	
TYTUŁ PRACY: PROJEKT ZABUDOWY I ZAGOSPODAROWANIA TERENU BUDOWY SIECI KANALIZACJI SANITARNEJ GRAWITACYJNEJ I TŁOCZNEJ WRAZ Z PRZEPOMPOWNIAMI SIERKOW W M.	STADIUM: PB
PROJEKTOWA: mgr inż. Justyna Kutyn	DATA: 10.2012.
SPRAWDZ: mgr inż. Grzegorz Włoch	SKALA: 1:500
PROJEKT: PROJEKT BUDOWLANY KANALIZACJI SANITARNEJ W GMINIE SIANÓW - KANALIZACJA ZACHOD	
NUMER PRACY: ZAP/0986/PO05/11	DATA: 10.2012.
NUMER PRACY: U/73457/24/08	SKALA: 1:500

STAROSTA KOSZALIŃSKI
KANCELARIA STAROSTY
W KOSZALINIE
ul. Wolności 1, 64-200 Koszalin

ZESPÓŁ UZGADANIOWY
W KOSZALINIE

12.03.2012

STAROSTA
Urząd Miejski w Sianowie
ul. Wolności 1, 76-004 Sianów

mgr inż. Grzegorz Włoch

mgr inż. Justyna Kutyn

Ark.8 KARTA REJESTRACJI MAPY DO CEŁÓW PROJEKTYWNYCH

OBJEKT: obr. KŁOS wg zakresu gmina Sianów powiat Koszaliński zobowiązanie zamieszkania SKOK: 1500 Ulica Wspólnych 2000/5 Poziom odniesienie wysokości: Kranzdat '86 Kierunek robót:		"GEOSYSTEM" spółka jawna - Jęży Ciesko, Jęży Maryniuk 78-400 Szczecinek ul. Koszalińska 89 tel. 94 37-405-73	
Mapa do celów projektowych sporządzona przy wykorzystaniu: 1. Mapy zasadniczej w skali 1:500 sekcje: 5.218.31.23.2.1, 5.218.31.23.2.3		Wyznaczenie w ramach robót geodezyjnych: KERO nr: 617-4/2012	
2. Danych branżowych części uziębienia podziemnego 3. Pomiaru zbliżeń wskłęk i pomiarów przyrody oraz pomiaru innych obiektów wskazanych przez projektanta 4. Opraczonej w terenie linii rozgraniczającej (niezależnie, czy użyj) linie rozgraniczającej (niezależnie, czy użyj)		W zakresie opracowania znajdują się punkty osnowy niwiecznej	
Metoda sporządzenia mapy: elektronicznej		podlegające ochronie na podstawie art. 15, art. 48 ust. 1 pkt. 3 ustawy Prawo Geodezyjne i Kartograficzne	
Na mapie do celów projektowych wykonano następujące uzupełnienia przez ZUPP projekty sieci uziębienia terenu: brak		Słowniki: Słownik: 1:1	
Aktualność: 20.02.2012, data: 24-08-2012. Informacje dotyczące typu nosnika oraz zawartości nosnika z danymi cyfrowymi: 1. Typ nosnika: CD 2. Zawartość: 617-4_2012.DWG 7.1.7 MB dn 30-09-2012r.		Dane dotyczące punktu nie spełniają obowiązujących przepisów rozporządzenia MRB, w sprawie ewidencji granic i budowlano-urbanistycznych	
Informacje dodatkowe: 1. Zakres pomiaru: 2. Redakcja znaków zgodnie z instrukcją techniczną K-1 (1978) / A (Podstawy Mapa Kraju z 1998r.) 3. Stopień kartometryczności mapy do celów projektowych jest zgodny z przepisami instrukcji technicznej K1 (1978) / K-1 (Podstawy Mapa Kraju z 1998r.) 4. Wszystkie linie i obiekty podlegają wyłączeniu przez jednostkę wykonawczą geodezyjną 5. Nie wyłącza się ziemniaki w terenie również uziębienia, o którym brak było informacji branżowych i nie zostało odwołane w czasie inwentaryzacji geodezyjnej		Wskazanie: G E O D E T A mgr inż. Jęży Maryniuk Nr uprawnień: 3338 Kierownik jednostki wykonawczej geodezyjnej	
Uziębienie opracowano na podstawie: 1. Danych branżowych z lila B 2. Posiadanej ustalonej przebiegu aparatury elektronometrycznej z lila A 3. Brzoździejnych pomiarów powykonawczych bez lila B		W związku z tym w częściach 1 i 2 nie gwarantuje się kompletności, a dokładność poleżenia uziębienia na mapie może być niższa od dokładności kartometrycznej mapy.	
Aktualność mapy do celów projektowych na dzień: 24-08-2012			