


ZESTAWIENIE POWIERZCHNI II PIĘTRO		
NR POM.	FUNKCJA/PRZEZNACZENIE	POWIERZCHNIA [M.]
A.2.1	KLATKA SCHODOWA	18.30
A.2.2	KOMUNIKACJA	12.60
A.2.3	SZYB WINDOWY	3.30
A.2.4	SALA EN. ODNAWIALNEJ I ASTRONOMII	28.00
A.2.5	MAGAZYN	9.24
A.2.6	TOALETA ON	5.60
A.2.7	MAGAZYN	7.43
A.2.8	POKÓJ ADMINISTRACYJNY	29.80
A.2.9	POM. GOSPODARCZE	3.15
A.2.10	TARAS	59.40
POWIERZCHNIA WEWNĘTRZNA		170.82

H- WYSOKOŚĆ POMIESZCZENIA

Hs- WYSOKOŚĆ DO SUFITU PODWIESZANEGO

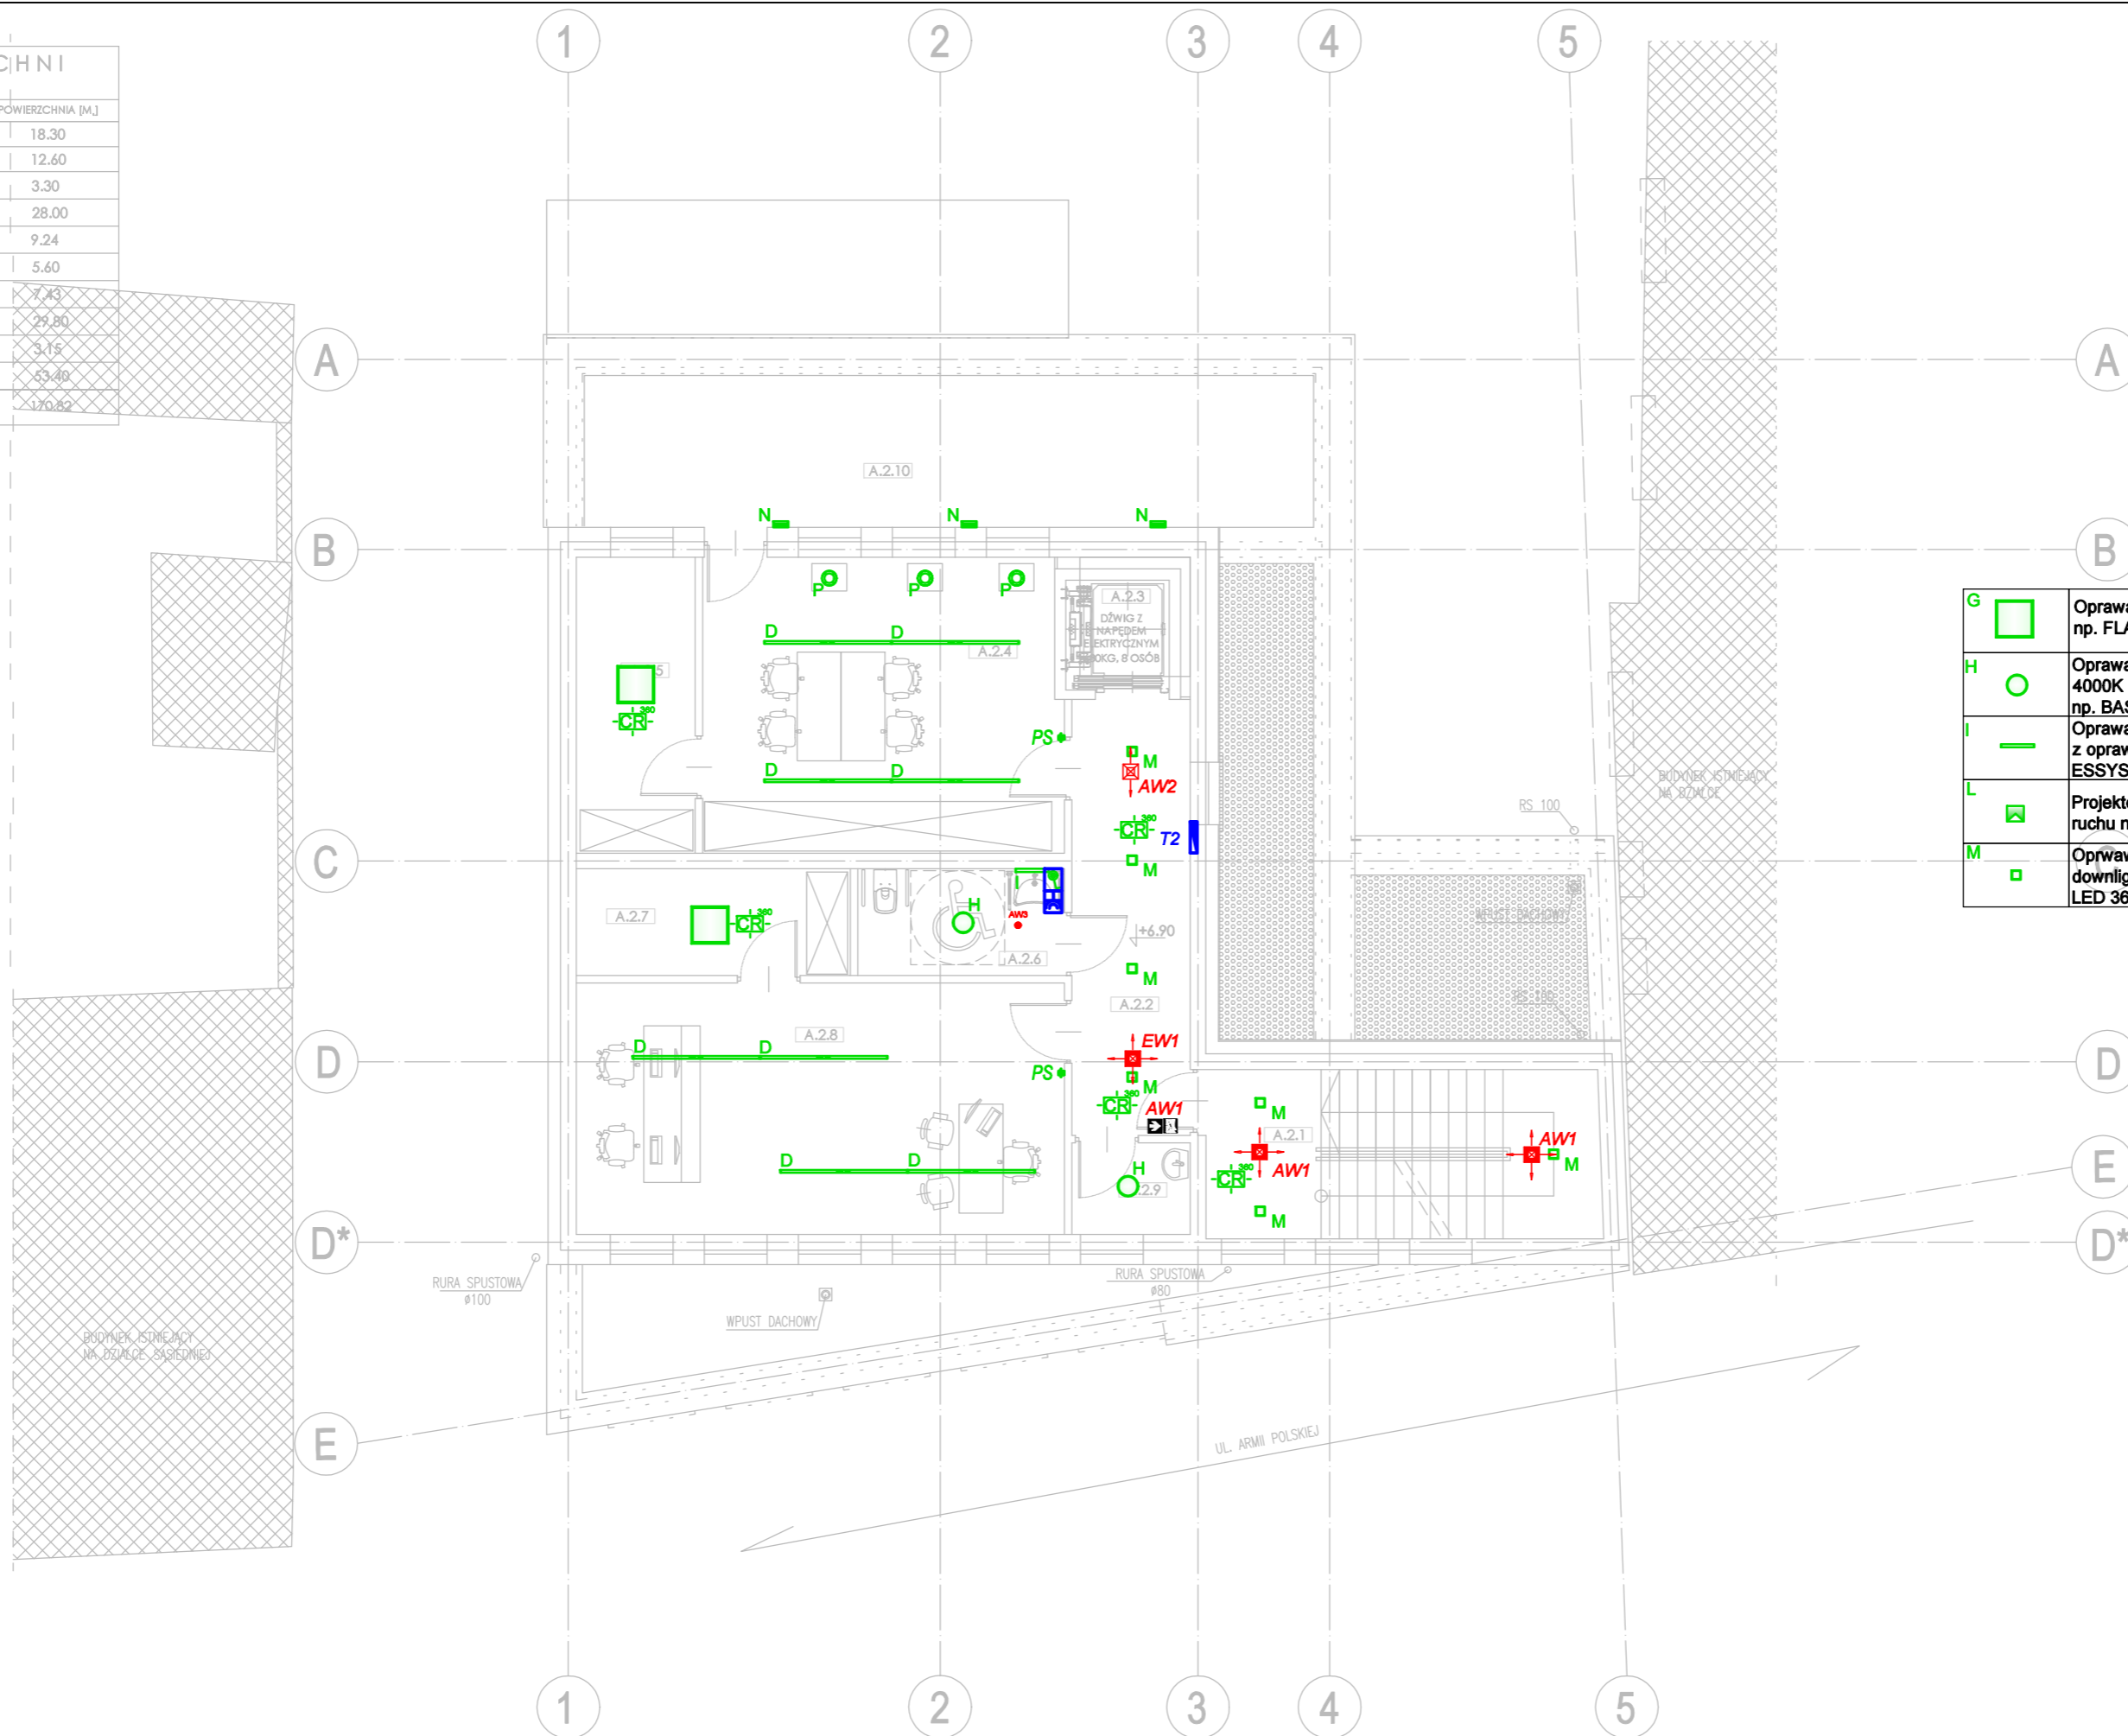

SYMBOL	OPIS TECHNICZNY
	Oprawa awaryjna oświetlenia ewak. nastropowa LED 1h IP44 1W z CNBOP np. AXPO prod. AWEX (strefa otwarta)
	Oprawa awaryjna oświetlenia ewakacyjnego nastropowa jednozadaniowa z zankiem kierunkowym LED 1W 1h IP44 z CNBOP np. INFINITY B
	Oprawa awaryjna oświetlenia ewak. nastropowa z zankiem kierunkowym LED 1h dwustronna IP44 z CNBOP np. INFINITY A prod. AWEX
	Oprawa awaryjna oświetlenia ewakacyjnego ścienna LED 1h jednostronna IP65 z CNBOP z grzałką (przyst. do niskich tem.) np. HELIOS LED HTR25 prod. AWEX
	Oprawa awaryjna nastropowa LED 1h np. LOVATO N typu LVNO prod. AWEX (strefa otwarta)
	Oprawa awaryjna nastropowa LED 1h np. LOVATO N typu LVNC prod. AWEX (strefa komunikacyjna)
	Oprawa montowana w suficie LED 15W 1400lm 4000K IP44 MASTER z czujnikiem ruchu i obecności np. BASE BIS LED 5373100 prod. ESSYSTEM
	Oprawa ścienna LED 11W 1000lm IP40 załączana z oprawą "D" np. 4000 LED WALL 5997104 prod. ESSYSTEM
	Projektor LED 3000K 39W 5558lm IP66 + czujka ruchu np. Guell 1AW
	Oprawa dostropowa LED 3000K 3300lm 31W IP20 np. FLAT LED 5645701N prod. ES-SYSTEM
	Oprawa nastropowa lub zwieszana LED 4000K 43W 4300lm 230V system DALI np. FX prod. ES-SYSTEM

LEGENDA	
SYMBOL	OPIS TECHNICZNY
	łącznik podwójny (hermetyczny IP44)
	czujnik ruchu i obecności sufitowy, 360
	Panel sterowania oświetleniem (przycisk monostabilny) montaż w ścianie
	Oprawa awaryjna oświetlenia ewak. nastropowa LED 1h IP44 1W z CNBOP np. AXPO prod. AWEX (strefa otwarta)
	Oprawa awaryjna oświetlenia ewakacyjnego nastropowa jednozadaniowa z zankiem kierunkowym LED 1W 1h IP44 z CNBOP np. INFINITY B
	Oprawa awaryjna oświetlenia ewak. nastropowa z zankiem kierunkowym LED 1h dwustronna IP44 z CNBOP np. INFINITY A prod. AWEX
	Oprawa awaryjna oświetlenia ewakacyjnego ścienna LED 1h jednostronna IP65 z CNBOP z grzałką (przyst. do niskich tem.) np. HELIOS LED HTR25 prod. AWEX
	Oprawa awaryjna nastropowa LED 1h np. LOVATO N typu LVNO prod. AWEX (strefa otwarta)
	Oprawa awaryjna nastropowa LED 1h np. LOVATO N typu LVNC prod. AWEX (strefa komunikacyjna)
	Oprawa montowana w suficie LED 15W 1400lm 4000K IP44 MASTER z czujnikiem ruchu i obecności np. BASE BIS LED 5373100 prod. ESSYSTEM
	Oprawa ścienna LED 11W 1000lm IP40 załączana z oprawą "D" np. 4000 LED WALL 5997104 prod. ESSYSTEM
	Projektor LED 3000K 39W 5558lm IP66 + czujka ruchu np. Guell 1AW
	Oprawa dostropowa LED 3000K 3300lm 31W IP20 np. FLAT LED 5645701N prod. ES-SYSTEM
	Oprawa nastropowa lub zwieszana LED 4000K 43W 4300lm 230V system DALI np. FX prod. ES-SYSTEM

Temat: <b>PODNIESIENIE JAKOŚCI PRZESTRZENI PLACU POD LIPAMI I UTWORZENIE CENTRUM NAUKI</b>	
Adres: Sianów, dz. nr: 96, 97, 93 obręb: nr 7 - Sianów,	
Inwestor:	GMINA SIANÓW ul. Armii Polskiej 30 76 - 004 Sianów
Generalny wykonawca:	LK INWEST Sp. z o.o. ul. Wojszycka 46 53-006 Wrocław
Jednostka projektowa:	DOMAR Budownictwo Architektura Sp.z.o.o. Sp.k. ul. Sturmykowa 30, 63-400 Ostrow Wielkopolski T. +48 42 501 35 30 F. +48 42 735 16 94 architektura@domar-ostrow.pl www.domar-ostrow.pl
Imię i nazwisko: _____ numer uprawnień: _____ specjalność: _____ podpis / data: _____	
Projektant ins. elektryczne:	mgr inż. Wojciech Gąsiorok WKP/0392/PW/OE/12 ins. elektryczne
Sprawdzający:	mgr inż. Krzysztof Just WKP/0175/PO/E/09 ins. elektryczne
Branża:	ELEKTRYCZNA Etap: PW
Temat rysunku: <b>INSTALACJE OŚWIETLENIA - RZUT PIĘTRA II</b>	
Dane rysunku:	format: _____ data: CZERWIEC 2021 skala: 1:100 numer rysunku: IE-15 numer strony: _____
uwaga: ZASTRZEŻA SIĘ WSZELKIE PRAWA WYNIKAJĄCE Z USTAWY O PRAWIE AUTORSKIM. NINIEJSZY RYSUNEK NIE MOŻE BYĆ W CAŁOŚCI LUB W CZĘŚCI PRZERYŚLOWANY, UZUPEŁNIONY LUB ODSTĄPIONY KOMUKOLWIEK, BEZ PISEMNEJ ZGODY AUTORA.	