


ZESTAWIENIE POWIERZCHNI I PIĘTRO		
NR POM.	FUNKCJA/PRZEZNACZENIE	POWIERZCHNIA (M.)
A.1.1	KLATKA SCHODOWA	19,70
A.1.2	KOMUNIKACJA	18,80
A.1.3	TOALETA DAMSKA / TOALETA MĘSKA	5,38
A.1.4	TOALETA MĘSKA	4,50
A.1.5	POM. SOCJALNE	11,00
A.1.6	MAGAZYN	4,82
A.1.7	SZYB WINDOWY	3,00
A.1.8	SALA DOŚWIADCZEŃ CHEMICZNYCH	48,30
A.1.9	ZAPLECZE	7,62
A.0.10	ZAPLECZE	6,92
A.0.11	SALA DOŚWIADCZEŃ SENSORYCZNYCH, FIZYKO-BIOLOGICZNYCH	71,86
POWIERZCHNIA WEWNĘTRZNA		199,35

H- WYSOKOŚĆ POMIESZCZENIA  
H<sub>s</sub>- WYSOKOŚĆ DO SUFITU PODWIESZANEGO

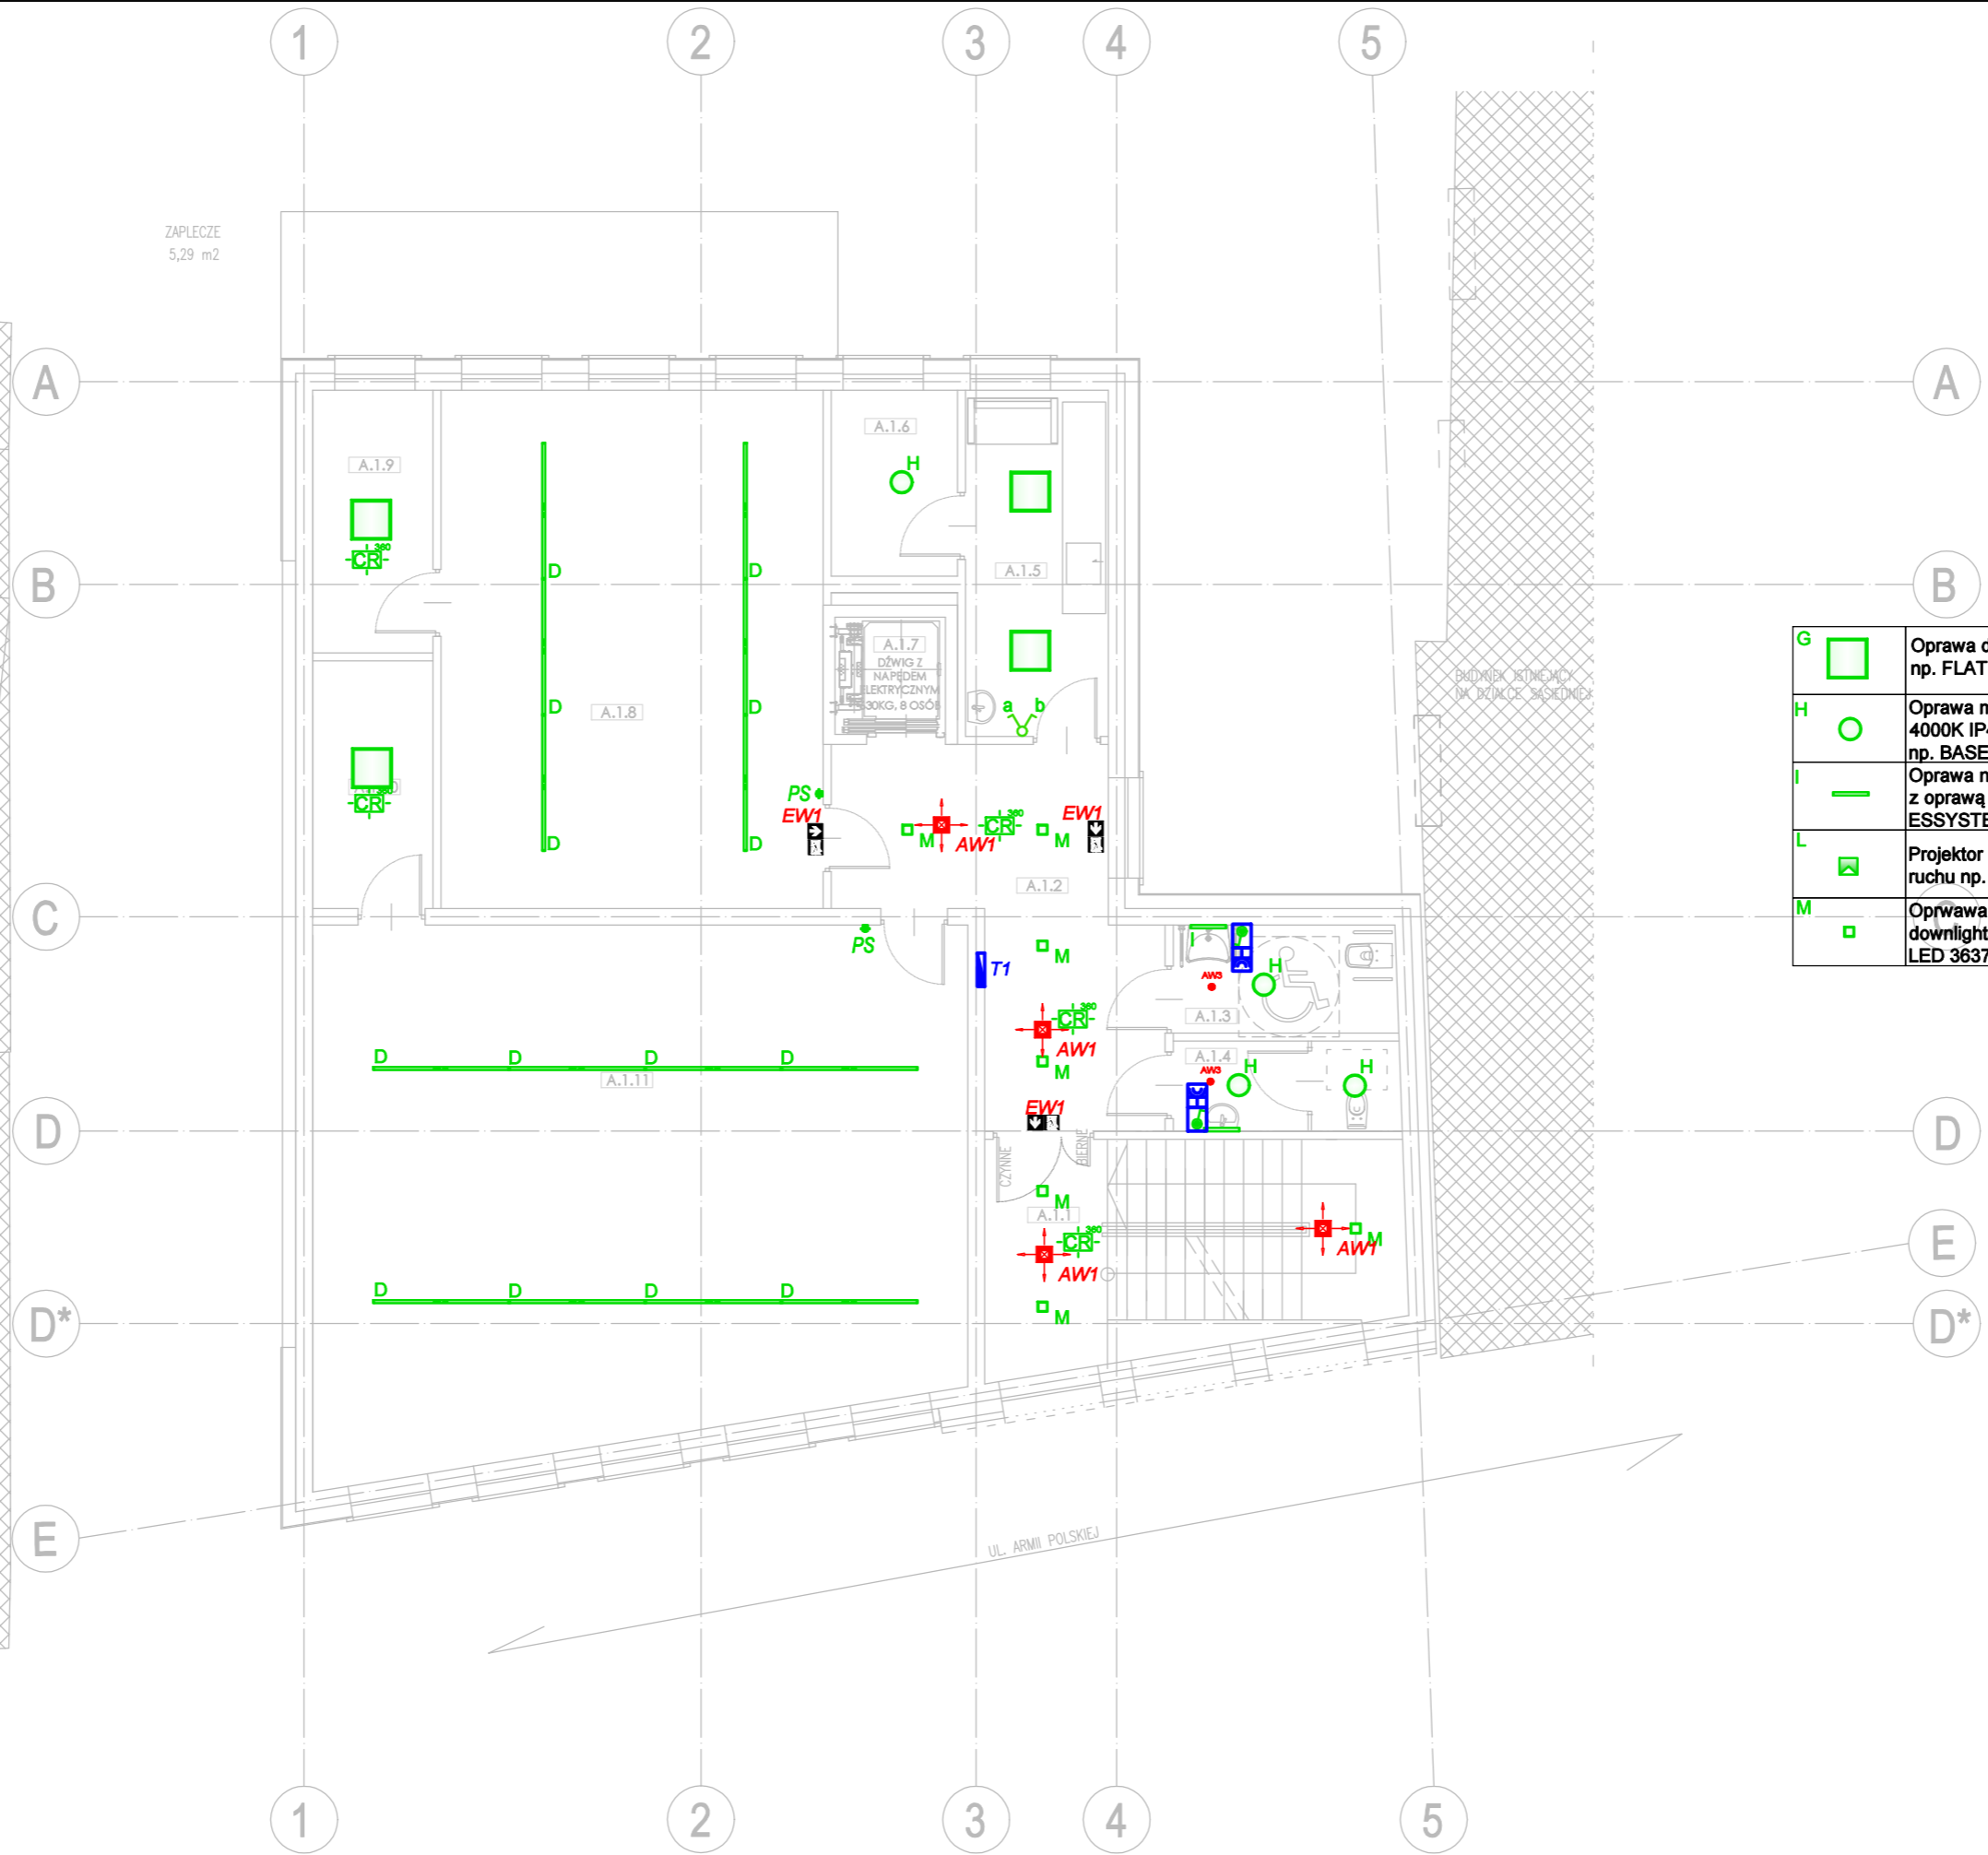

SYMBOL	OPIS TECHNICZNY
	Oprawa dostropowa LED 3000K 3300lm 31W IP20 np. FLAT LED 5645701N prod. ES-SYSTEM
	Oprawa montowana w suficie LED 15W 1400lm 4000K IP44 MASTER z czujnikiem ruchu i obecności np. BASE BIS LED 5373100 prod. ESSYSTEM
	Oprawa ścienna LED 11W 1000lm IP40 złączana z oprawą "D" np. 4000 LED WALL 5997104 prod. ESSYSTEM
	Projektor LED 3000K 39W 5558lm IP66 + czujka ruchu np. Guell 1AW
	Oprawa LED nastropowa/dostropowa downlights/Spot 3000K 20W 1500lm IP20 np. DNK LED 3637926 prod. ESSYSTEM
	Oprawa awaryjna oświetlenia ewak. nastropowa LED 1h IP44 1W z CNBOP np. AXPO prod. AWEX (strefa otwarta)
	Oprawa awaryjna oświetlenia ewakacyjnego nastropowa jednozadaniowa z zankiem kierunkowym LED 1W 1h IP44 z CNBOP np. INFINITY B
	Oprawa awaryjna oświetlenia ewak. nastropowa z zankiem kierunkowym LED 1h dwustronna IP44 z CNBOP np. INFINITY A prod. AWEX
	Oprawa awaryjna oświetlenia ewakacyjnego ścienna LED 1h jednostronna IP65 z CNBOP z grzałką (przyst. do niskich tem.) np. HELIOS LED HTR25 prod. AWEX
	Oprawa awaryjna nastropowa LED 1h np. LOVATO N typu LVNO prod. AWEX (strefa otwarta)
	Oprawa awaryjna nastropowa LED 1h np. LOVATO N typu LVNC prod. AWEX (strefa komunikacyjna)
	Oprawa LED ścienna góra-dół IK08 IP67 4000K 15W 950lm
	Oprawa LED do wbudowania 3000K 320lm 8W IK09 np. RADO LED 5736006 prod. ESSYSTEM
	Oprawa wisząca LED 4000K 7300lm 50W np. Cosmo APEX prod. ES-SYSTEM
	Oprawa nastropowa lub zwieszana LED 4000K 43W 4300lm 230V system DALI np. FX prod. ES-SYSTEM

LEGENDA	
SYMBOL	OPIS TECHNICZNY
	łącznik podwójny (hermetyczny IP44)
	czujnik ruchu i obecności sufitowy, 360
	Panel sterowania oświetleniem (przycisk monostabilny) montaż w ścianie
	Oprawa awaryjna oświetlenia ewak. nastropowa LED 1h IP44 1W z CNBOP np. AXPO prod. AWEX (strefa otwarta)
	Oprawa awaryjna oświetlenia ewakacyjnego nastropowa jednozadaniowa z zankiem kierunkowym LED 1W 1h IP44 z CNBOP np. INFINITY B
	Oprawa awaryjna oświetlenia ewak. nastropowa z zankiem kierunkowym LED 1h dwustronna IP44 z CNBOP np. INFINITY A prod. AWEX
	Oprawa awaryjna oświetlenia ewakacyjnego ścienna LED 1h jednostronna IP65 z CNBOP z grzałką (przyst. do niskich tem.) np. HELIOS LED HTR25 prod. AWEX
	Oprawa awaryjna nastropowa LED 1h np. LOVATO N typu LVNO prod. AWEX (strefa otwarta)
	Oprawa awaryjna nastropowa LED 1h np. LOVATO N typu LVNC prod. AWEX (strefa komunikacyjna)
	Oprawa LED ścienna góra-dół IK08 IP67 4000K 15W 950lm
	Oprawa LED do wbudowania 3000K 320lm 8W IK09 np. RADO LED 5736006 prod. ESSYSTEM
	Oprawa wisząca LED 4000K 7300lm 50W np. Cosmo APEX prod. ES-SYSTEM
	Oprawa nastropowa lub zwieszana LED 4000K 43W 4300lm 230V system DALI np. FX prod. ES-SYSTEM

**Temat:** PODNIESIENIE JAKOŚCI PRZESTRZENI PLACU POD LIPAMI I UTWORZENIE CENTRUM NAUKI

**Adres:** Sianów, dz. nr: 96, 97, 93 obręb: nr 7 - Sianów,

**Investor:** GMINA SIANÓW  
ul. Armii Polskiej 30  
76 - 004 Sianów

**Generalny wykonawca:** LK INWEST Sp. z o.o.  
ul. Wojszycka 46  
53-006 Wrocław

**Jednostka projektowa:** DOMAR Budownictwo Architektura Sp.z o.o. Sp.k.  
ul. Sturmytowa 30, 63-400 Ostrow Wielkopolski  
T. +48 42 501 35 30 F. +48 42 735 16 94  
architektura@domar-ostrow.pl  
www.domar-ostrow.pl

**Imię i nazwisko:** mgr inż. Wojciech Gąsiorek      numer uprawnień: WKP/0392/PWOE/12 Ins. elektryczne      specjalność:      podpis / data:

**Projektant ins. elektryczne:** mgr inż. Krzysztof Just      WKP/0175/POOE/09 Ins. elektryczne

**Sprawdzający:** mgr inż. Krzysztof Just      WKP/0175/POOE/09 Ins. elektryczne

**Bransza:** ELEKTRYCZNA      Etap: PW

**Temat rysunku:** INSTALACJE OŚWIETLENIA - RZUT PIĘTRA

**Dane rysunku:** format:      data: CZERWIEC 2021      skala: 1:100      numer rysunku: IE-14      numer strony:

**uwaga:** ZASTRZEŻA SIĘ WSZELKIE PRAWA WYNIKAJĄCE Z USTAWY O PRAWIE AUTORSKIM. NINIEJSZY RYSUNEK NIE MOŻE BYĆ W CAŁOŚCI LUB W CZĘŚCI PRZERYŚLOWANY, UZUPEŁNIONY LUB ODSTĄPIONY KOMUKOLWIEK, BEZ PIEMENNEJ ZGODY AUTORA.