
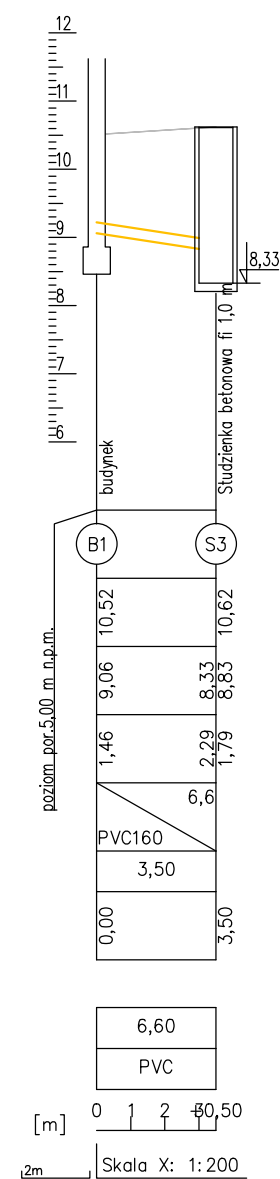


PROFIL PRZEBUDOWY KANALIZACJI SANITARNEJ

PROFIL PRZYŁĄCZA KANALIZACJI SANITARNEJ

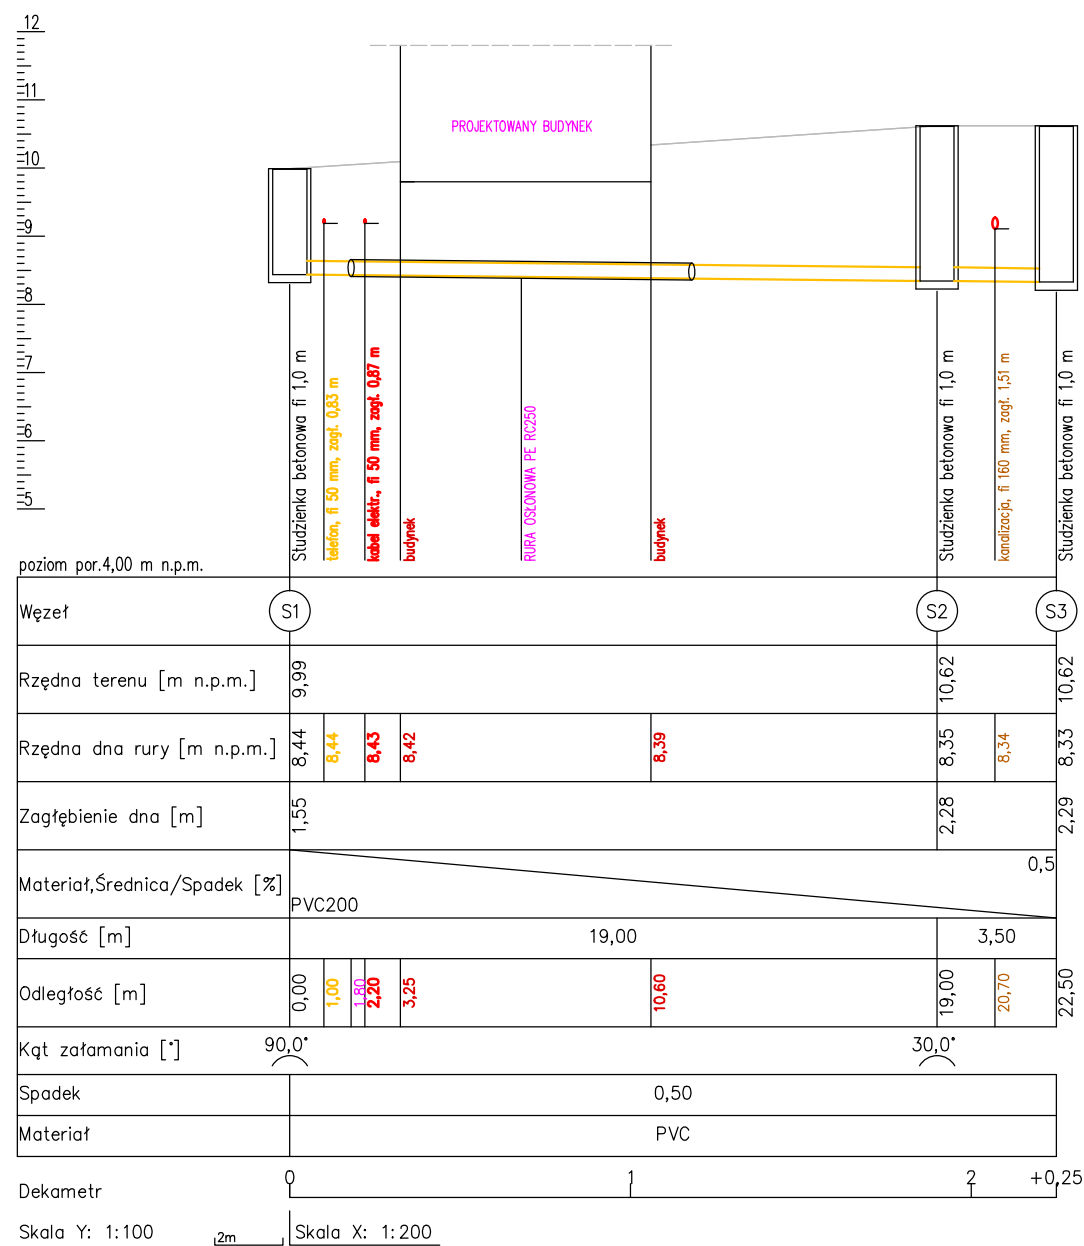

Temat: BUDOWA BUDYNKU CENTRUM NAUKI W SIANOWIE WRAZ Z ZAGOSPODAROWANIEM TERENU

Adres: Sianów, dz. nr: 96, 97, 93
obręb: nr 7 - Sianów,

Inwestor: GMINA SIANÓW
ul. Armii Polskiej 30
76 - 004 Sianów

Generalny wykonawca: LK INWEST Sp. z o.o.
ul. Wojszycka 46
53-006 Wrocław

Jednostka projektowa: DOMAR Budownictwo Architektura Sp.z.o.o. Sp.k.
ul. Strumykowa 30, 63-400 Ostrow Wielkopolski
T. +48 62 501 35 30 F. +48 62 735 16 94
architektura@domar-ostrow.pl
www.domar-ostrow.pl



imię i nazwisko: _____ numer uprawnień: _____ specjalność: _____ podpis / data: _____

Projektant: mgr inż. Karolina Hadryś-Szkuclarek WKP/0347/POOS/12 instalacyjna

Opracowanie: mgr inż. Grzegorz Kołodziej

Sprawdzający: _____

Branża: SANITARNA Etap: PROJEKT PRZYŁĄCZY WOD-KAN

Temat rysunku: PROFIL PRZEBUDOWY KANALIZACJI SANITARNEJ I PROFIL PRZYŁĄCZA KANALIZACJI SANITARNEJ

Dane rysunku: format: _____ data: KWIECIEŃ 2021 skala: 1:100 numer rysunku: PS4 numer strony: _____

Uwaga: ZASTRZEGA SIE WSZELKIE PRAWA WYNIKAJACE Z USTAWY O PRAWIE AUTORSKIM. NINIEJSZY RYSUNEK NIE MOZE BYC W CAŁOŚCI LUB W CZĘŚCI PRZERYŚLOWANY, UZIĘPIENIONY LUB ODSTĄPIONY KOMUKOLWIEK, BEZ PISEMNEJ ZGODY AUTORA.